


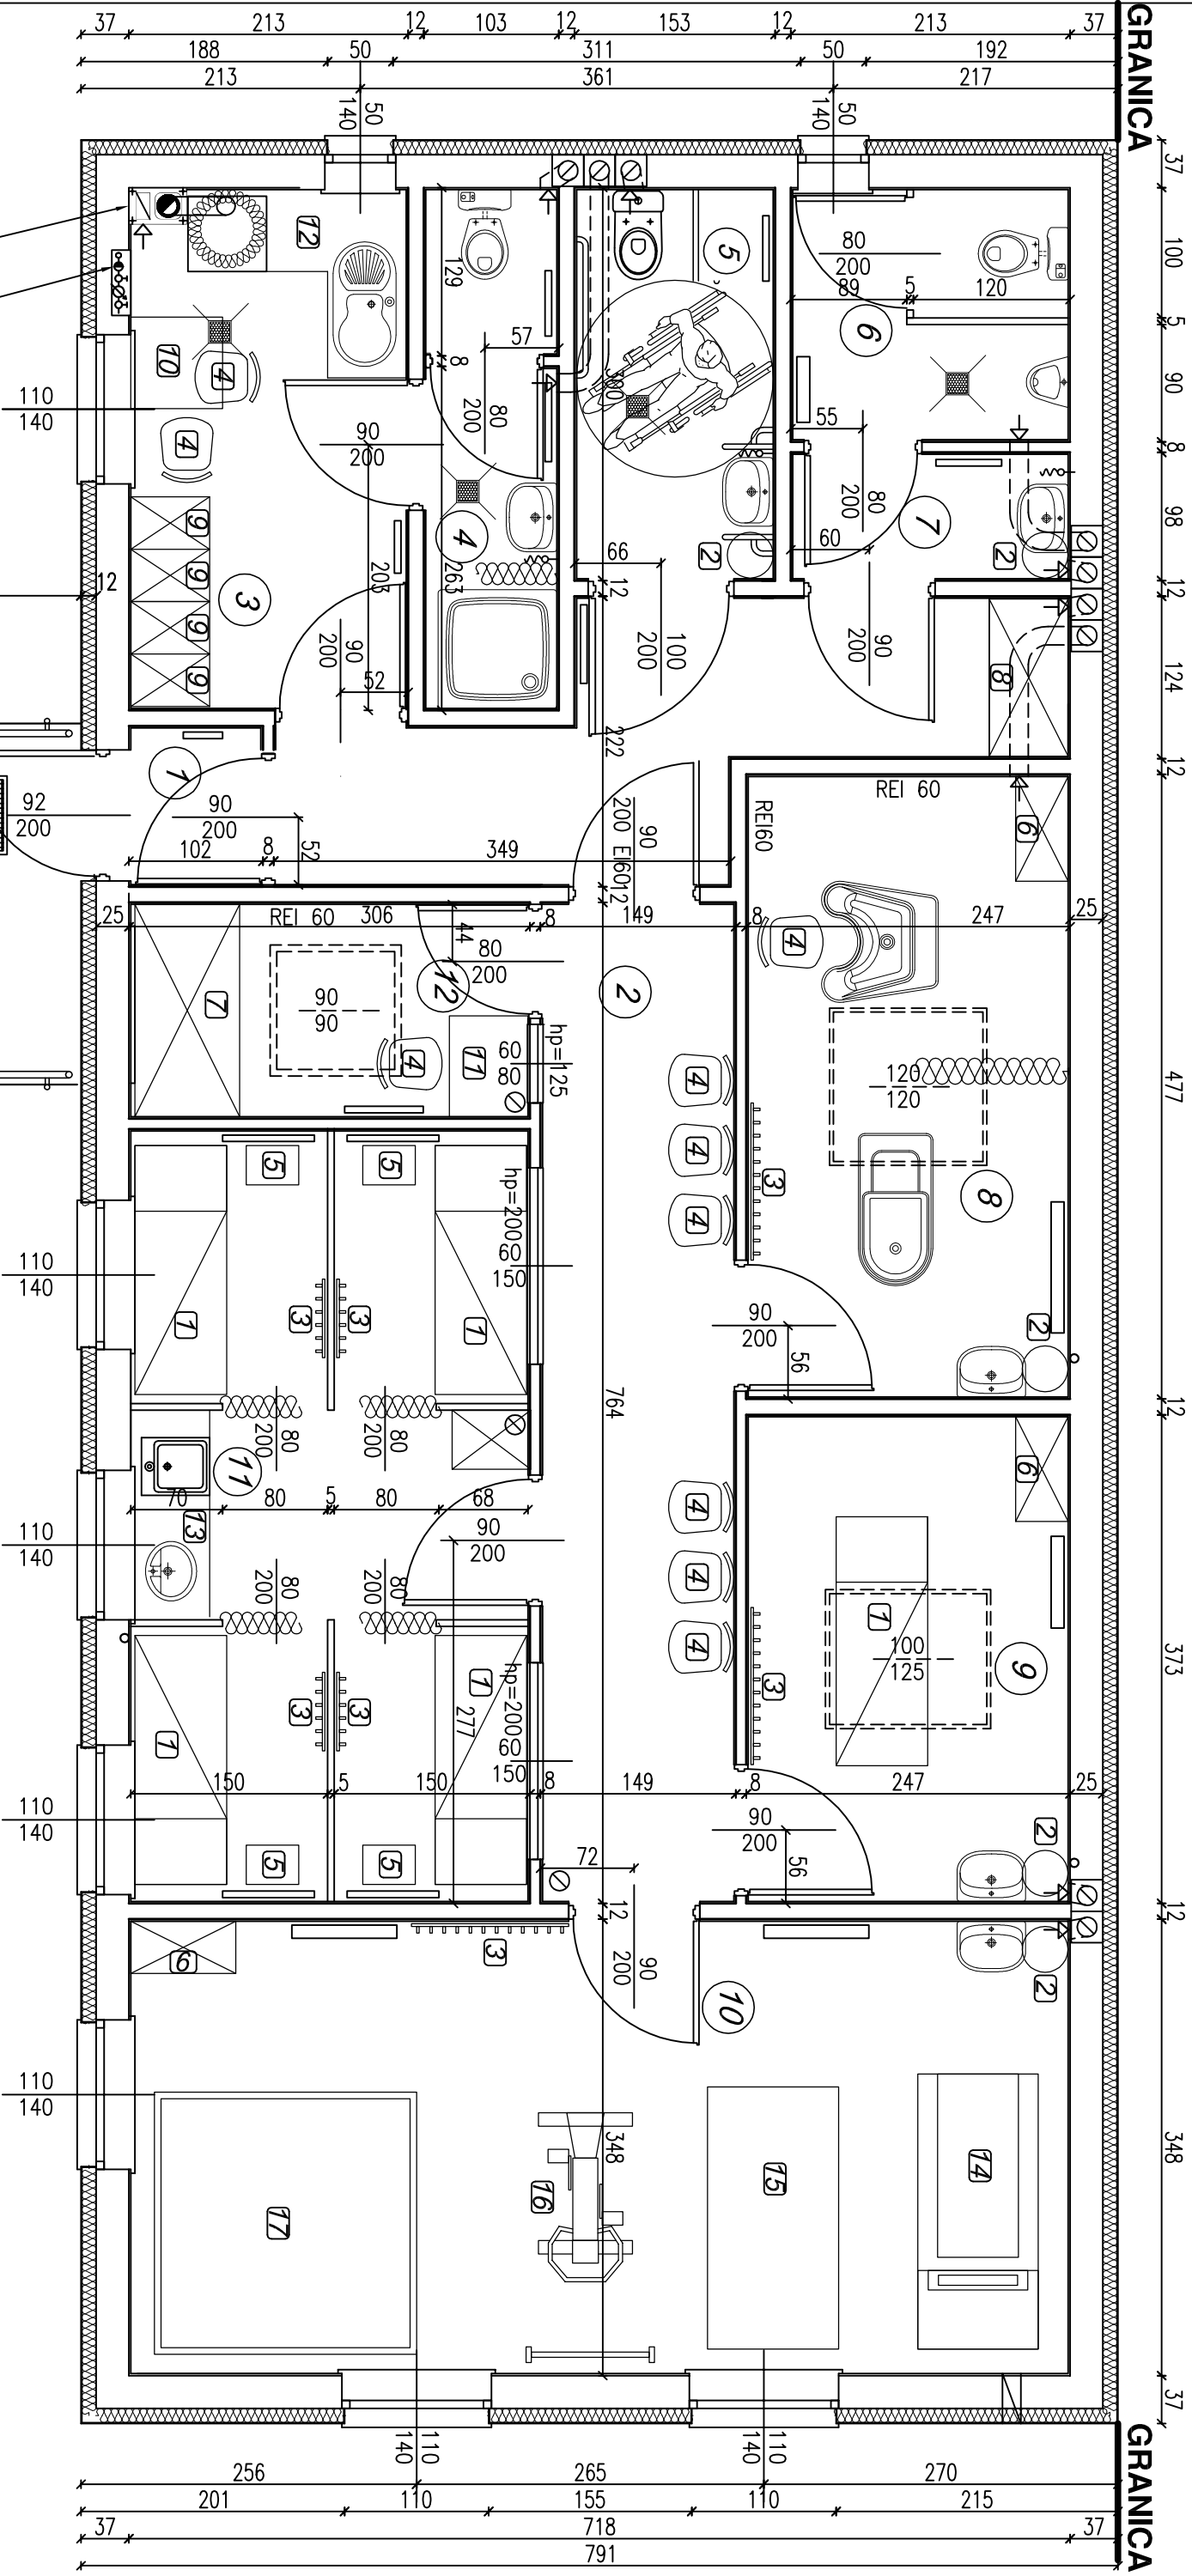

- 1 - Przedsi3onek (wiatrotap) - 1,16 m²
- 2 - Komunikacja - 19,72 m²
- 3 - Pok3j 3niadani i szatnia dla personelu - 8,32 m²
- 4 - W3zeł sanitarny dla personelu - 3,85 m²
- 5 - WC 3eńskie i dla niepełnosprawnych pacjent3w - 4,46 m²
- 6 - WC m3ęskie dla pacjent3w - 4,01 m²
- 7 - Przedsi3onek WC m3ęskiego dla pacjent3w - 2,00 m²
- 8 - Gabinet hydrotapii - 11,56 m²

chodnik



DO-MAR BIURO PROJEKTOWO–USŁUGOWE

inż. MARIAN MOŁĘDA tel/fax 077 4367677 kom.602112414

Projektant

mgr inż. Wit3łd Standerca

UPR.nr 14/07/DOIA 12.2011

Opracował

inż. Marian Moł3da

UPR.nr 173/87/Op 12.2011

Data:

12.2011

Podpis:

Objekt:

PRZEBUDOWA I ZMIANA SPOSOBU U3YTKOWANIA BUDYNKU SIŁOWNI BUDYNEK OŚRODKA REHABILITACJI NARZĄD3W RUCHU

Stadium projektu:

działka nr 247/2 AM 1 obr33 Zawonia

Branża:

Zawonia ul. Szkołna nr 1.

Tytuł

PROJEKT BUDOWLANÝ RZUT PARTERU

Skala:

1:50

Nr rys.:

Rok:

Grudzieñ 2011